


# ROZWINIĘCIE INSTALACJI WODY ZIMNEJ 1 : 100

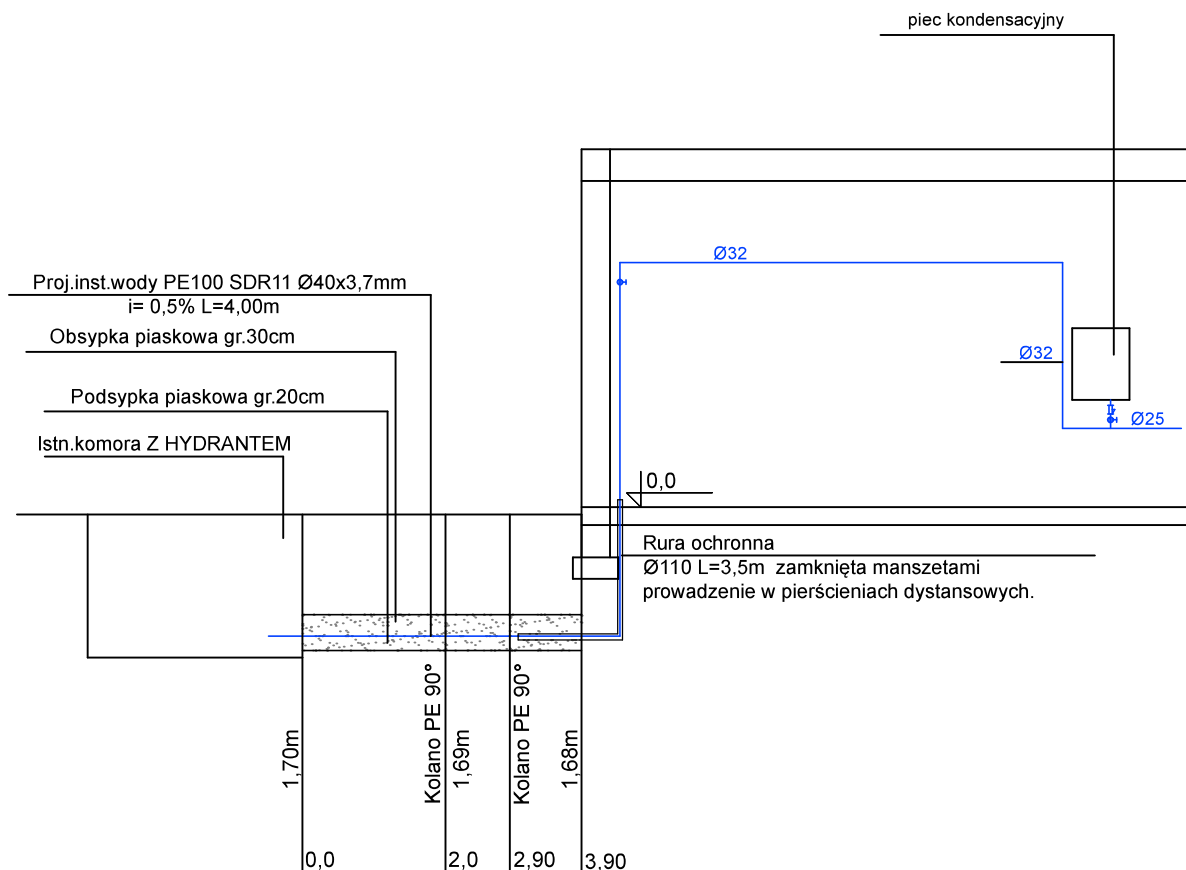

PRACOWNIA PROJEKTOWA SIECI I INSTALACJI SANITARNO - CIEPLNYCH 42-200 CZĘSTOCHOWA ul. MEHOFFERA 59C tel./fax. 3433658018			
PROJEKT BUDOWLANY - CZĘŚĆ SANITARNA			
ROZBUDOWA, NADBUDOWA I PRZEBUDOWA ISTNIEJĄCEGO BUDYNKU GARAZOWEGO W MSTOWIE I BUDOWA WIATY			
TEMAT:	INSTALACJA WOD-KAN., GAZ, C.O., WENTYLACJA MECHANICZNA		
ADRES:	MSTÓW, UL. PARTYZANTÓW DZ. NR 1082		
RYSUNEK:	ROZWINIĘCIE INSTALACJI WODY ZIMNEJ		SKALA: 1:100
PROJEKTOWAŁA:	mgr inż. Bożena Synowiecka upr. bud. UAN-VIII/83861/115/90		NUMER RYSUNKU: 5
SPRAWDZIŁ:	mgr inż. Witold Synowiecki upr. bud. UAN-VIII/83861/93/90		DATA: 12.2018 STR. NR 22